


# RZUT SALI GIMNASTYCZNEJ skala 1:100

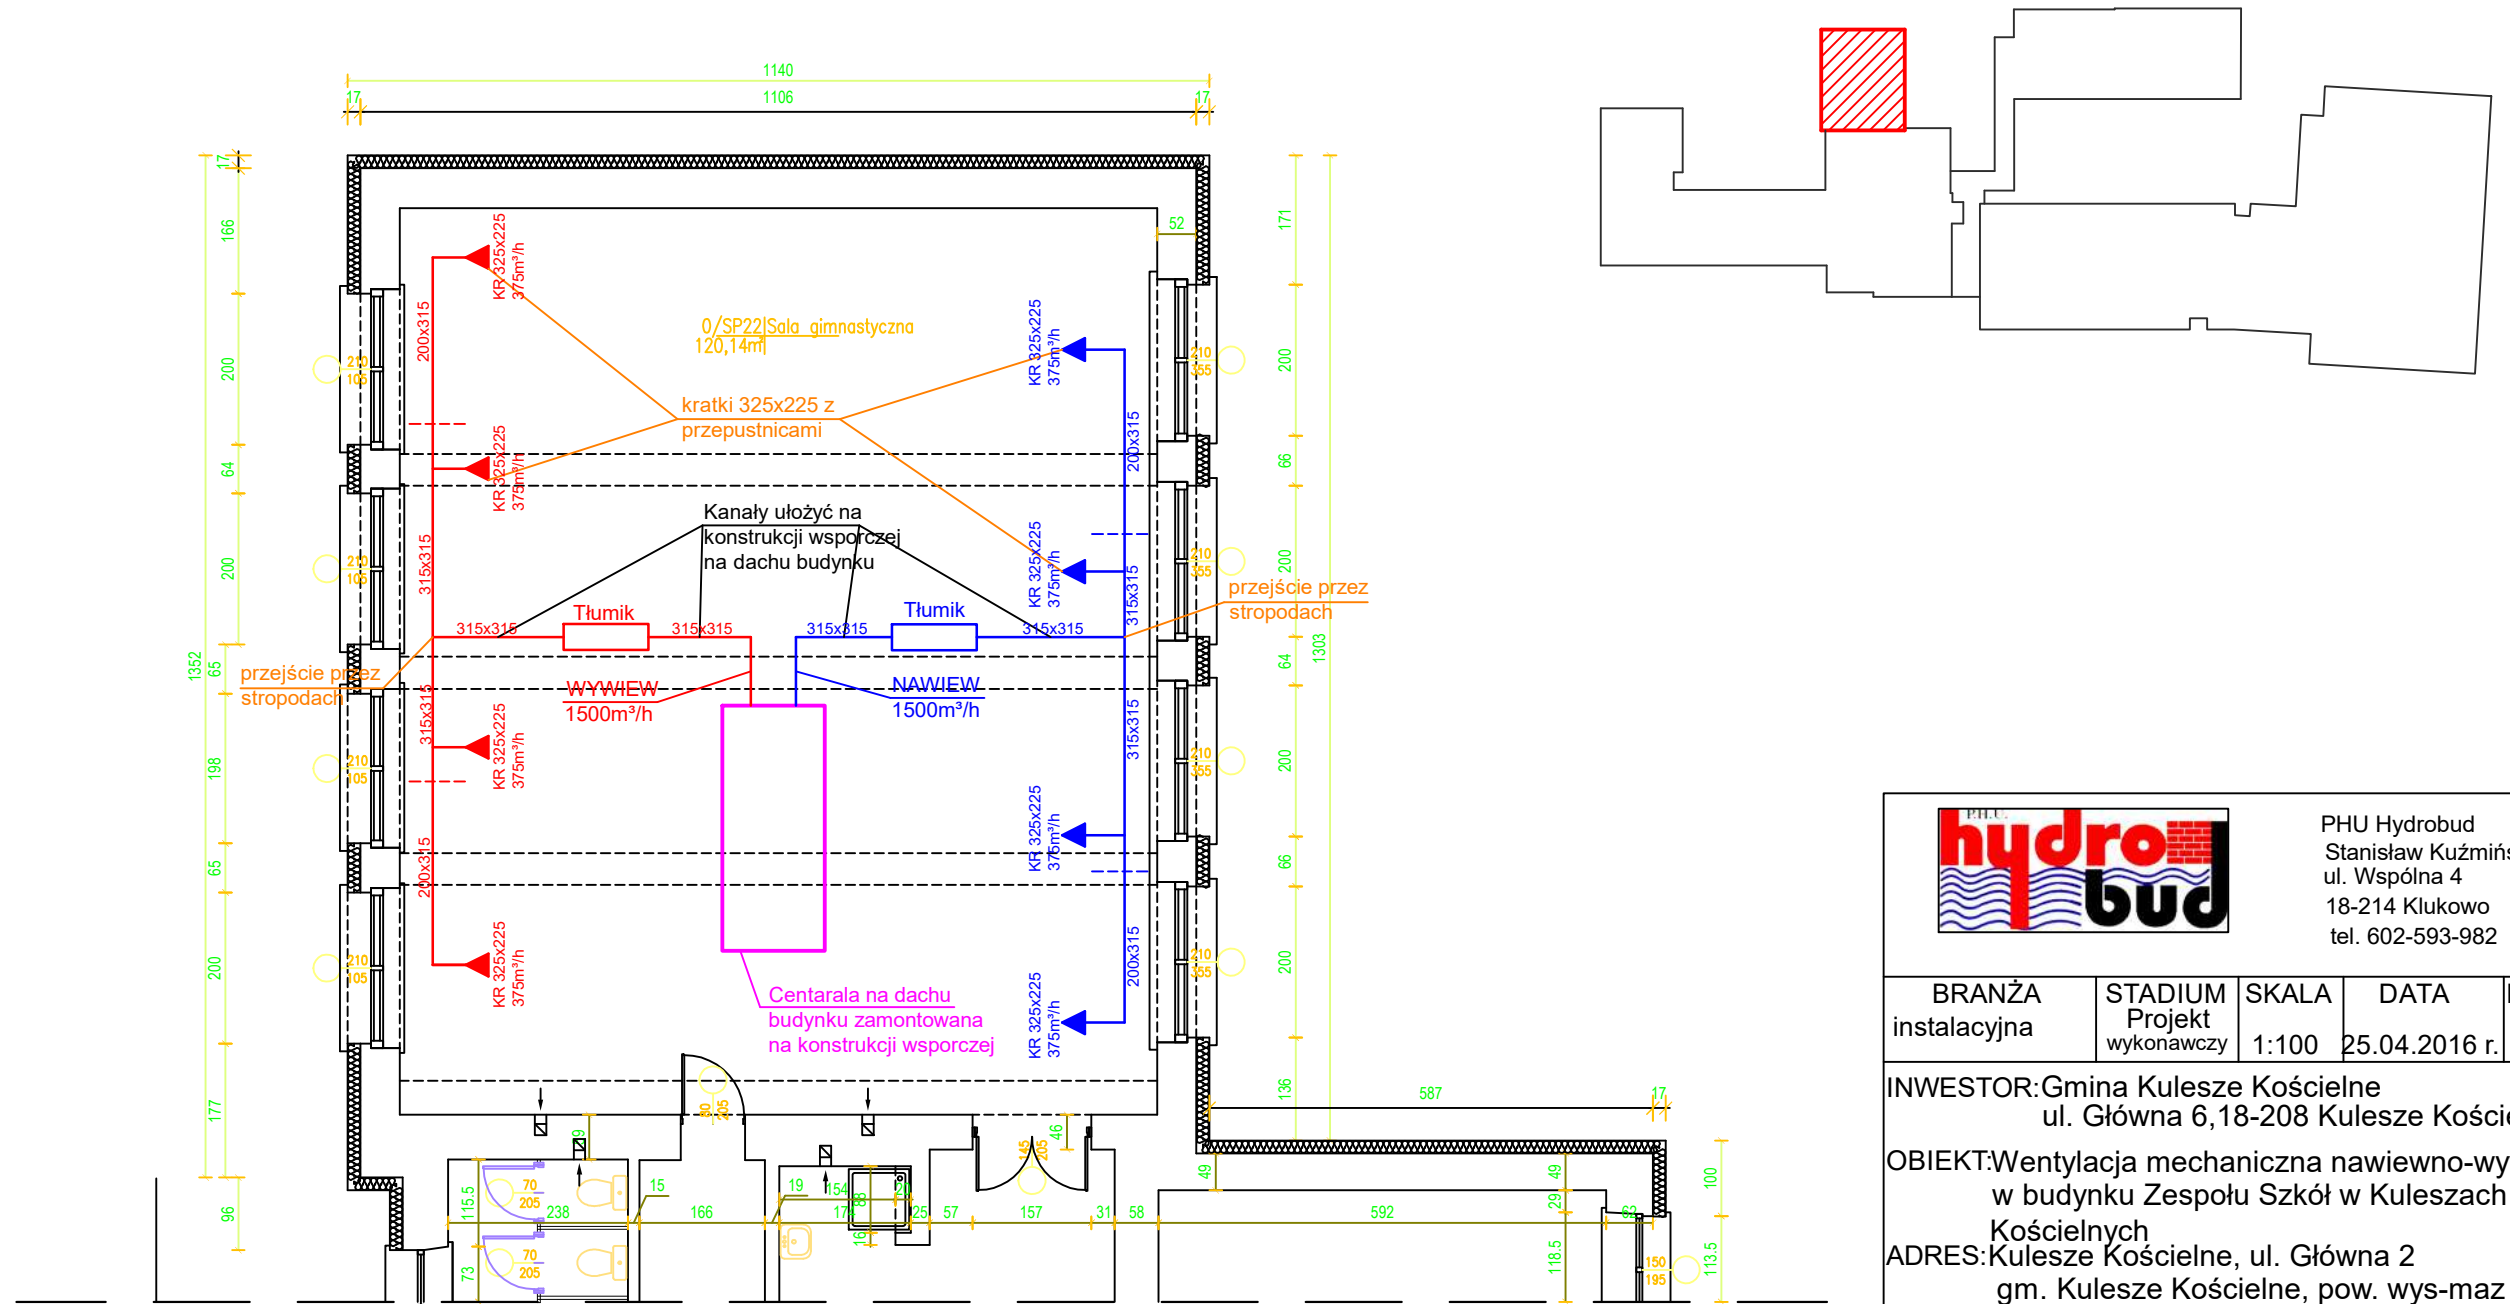

		PHU Hydrobud Stanisław Kuźmiński ul. Wspólna 4 18-214 Klukowo tel. 602-593-982		
BRANŻA instalacyjna	STADIUM Projekt wykonawczy	SKALA 1:100	DATA 25.04.2016 r.	RYS.NR. 01
INWESTOR: Gmina Kulesze Kościelne ul. Główna 6, 18-208 Kulesze Kościelne				
OBIEKT: Wentylacja mechaniczna nawiewno-wyiewna w budynku Zespołu Szkół w Kuleszach Kościelnych				
ADRES: Kulesze Kościelne, ul. Główna 2 gm. Kulesze Kościelne, pow. wys-maz				
TYTUŁ RYSUNKU: Sala gimnastyczna				
AUTOR: Instalacje sanitarne			PODPIS:	
mgr inż. Stanisław Kuźmiński ul. Wspólna 4, 18-214 Klukowo Uprawnienia nr Łom 6/87				
UAN 7342-2/92, UAN 7342-13/92				